



DETALHE - PISO TÁTIL
(DISPOSIÇÃO NAS RAMPAS DE ACESSIBILIDADE)

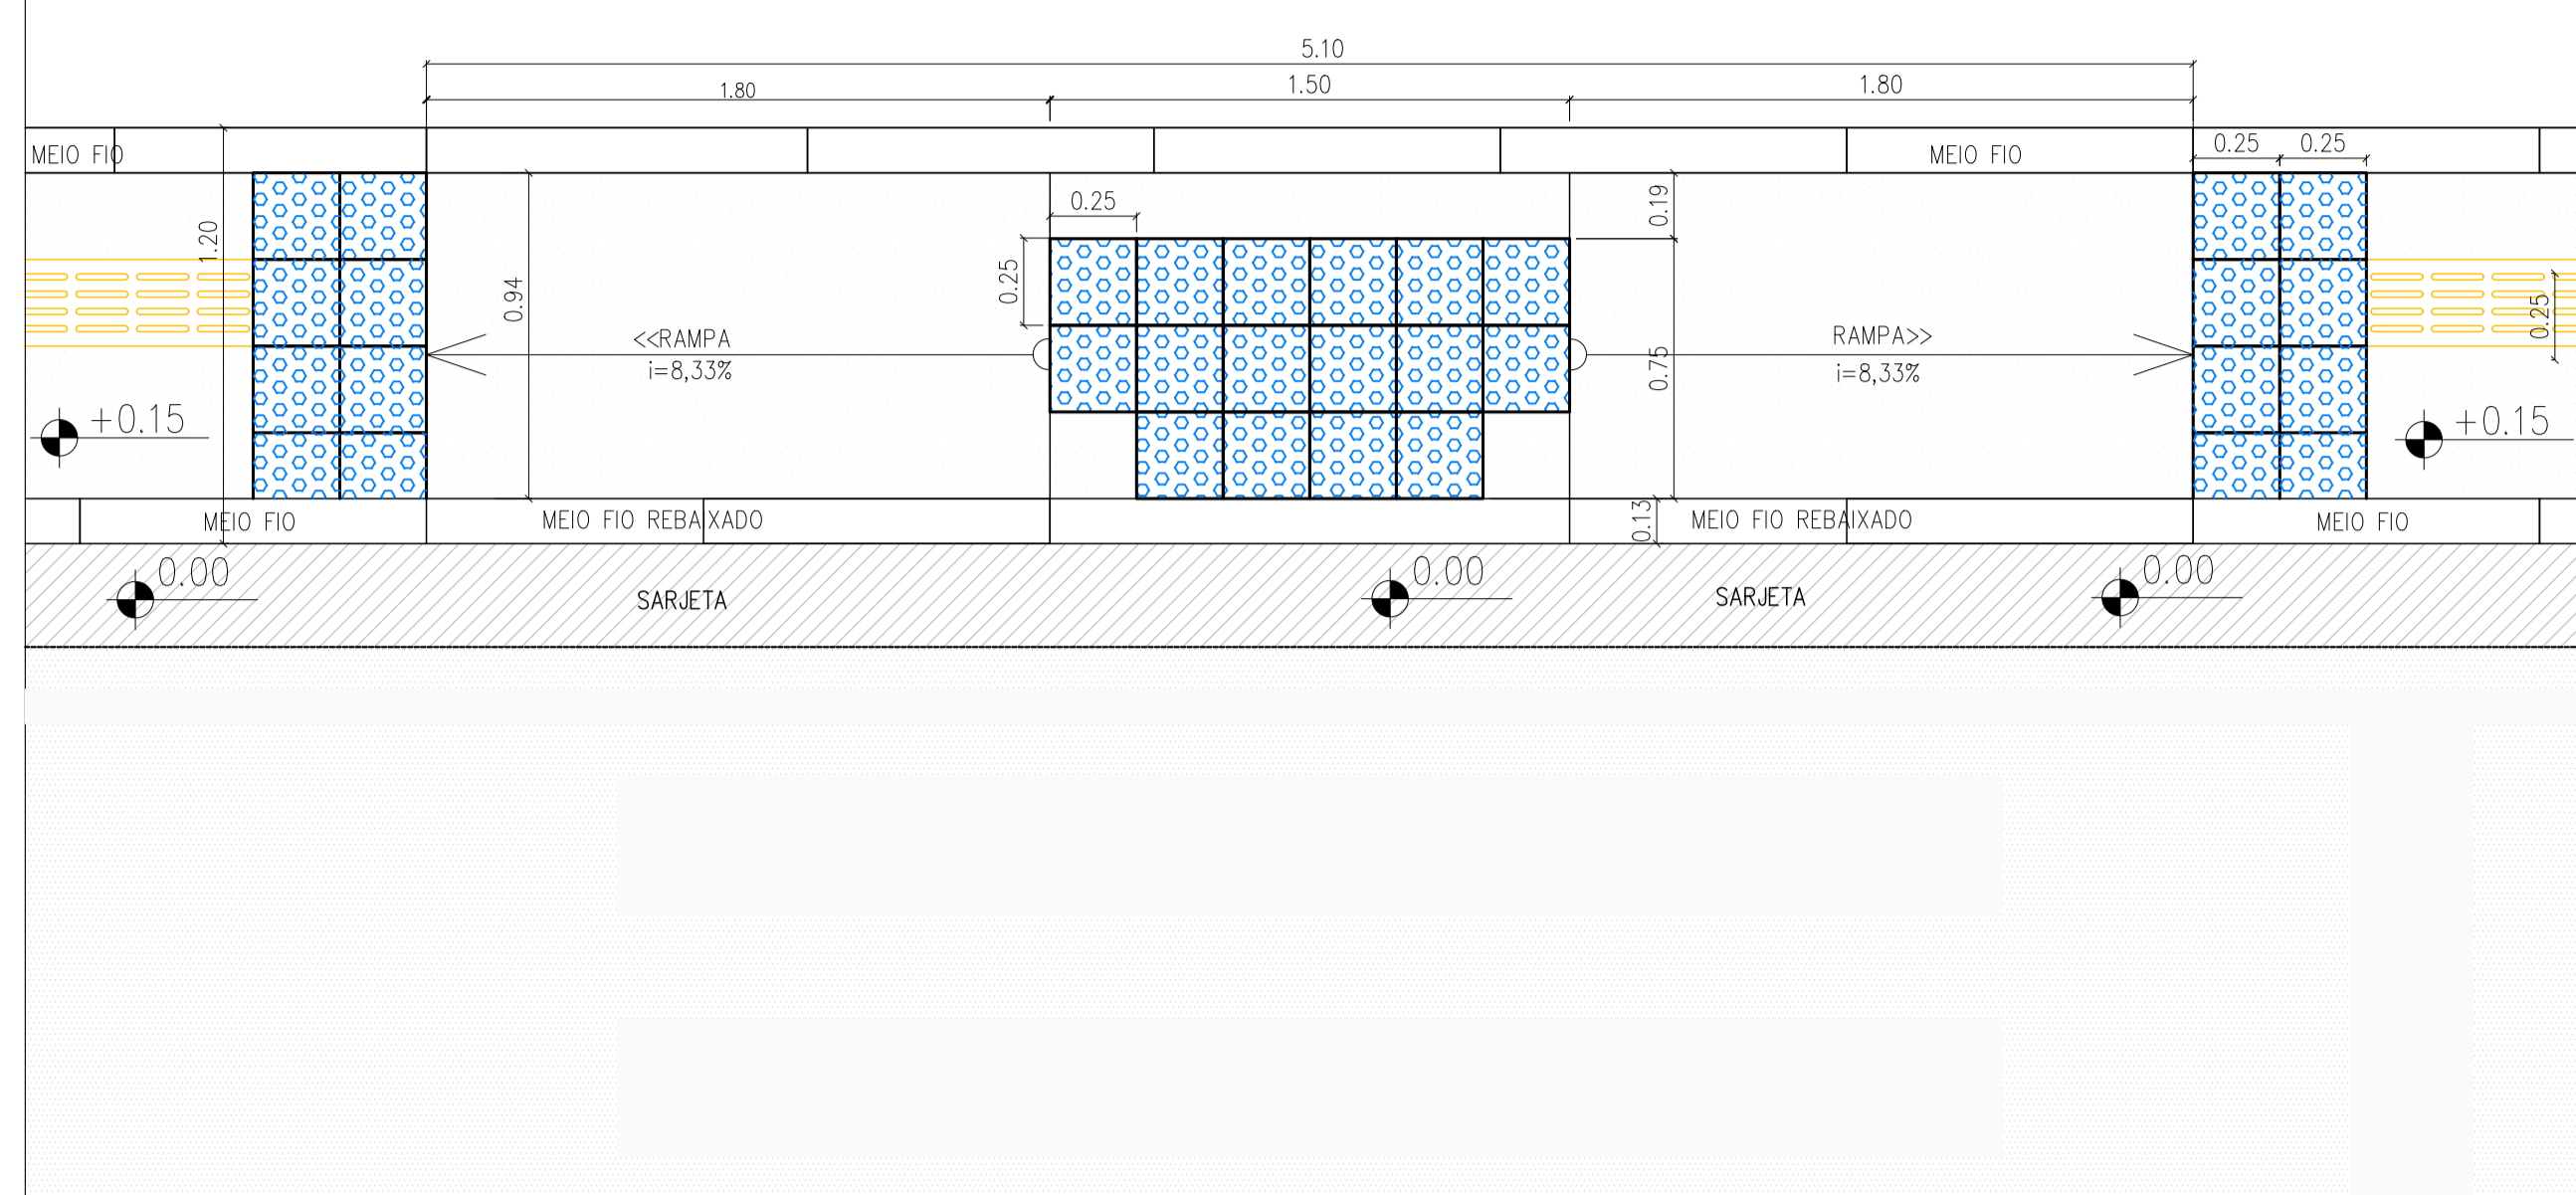


DETALHE - PISO TÁTIL
(DISPOSIÇÃO NO FINAL DA CALÇADA)

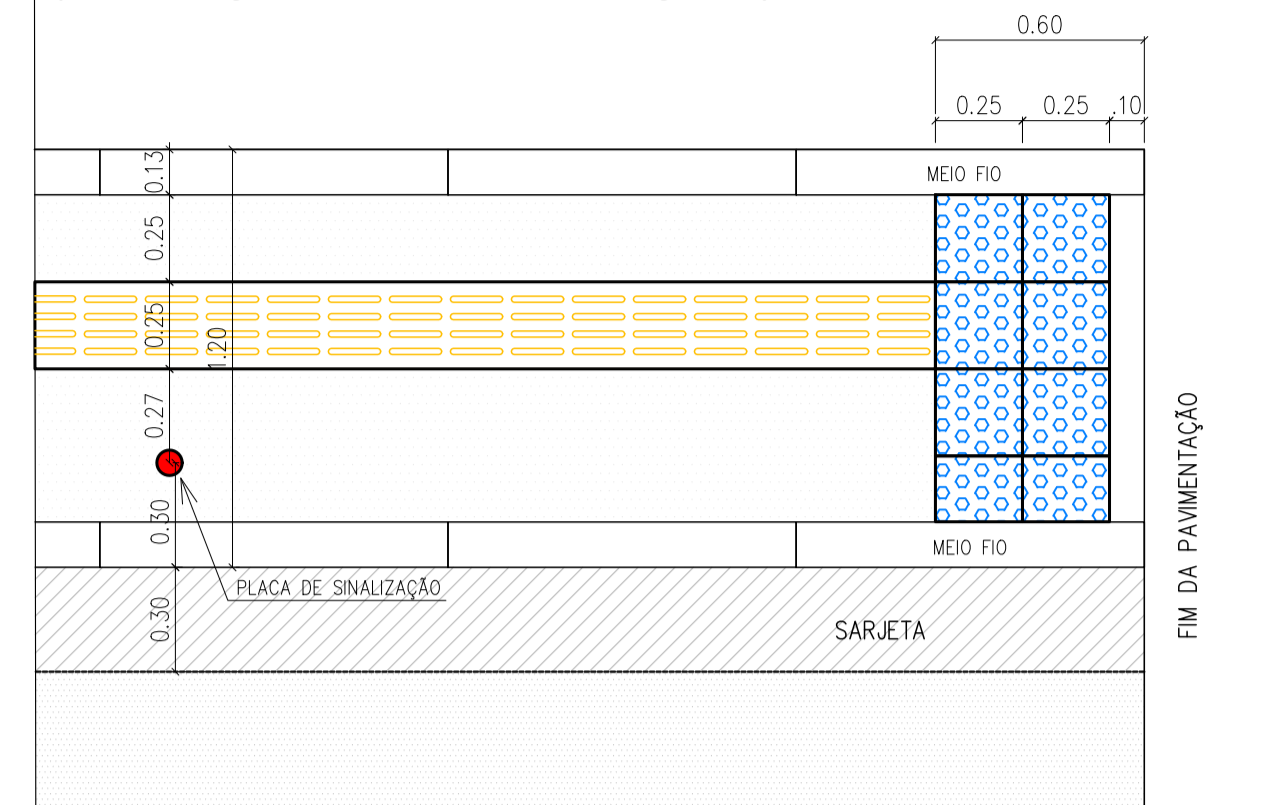


LEGENDA:

-  PISO TÁTIL DIRECIONAL (EM CONCRETO)
-  PISO TÁTIL DE ALERTA (EM CONCRETO)
-  CALÇADA
-  ASFALTO




DETALHE - VISTA SUPERIOR
(CANALETA PARA DRENAGEM DA VIA)

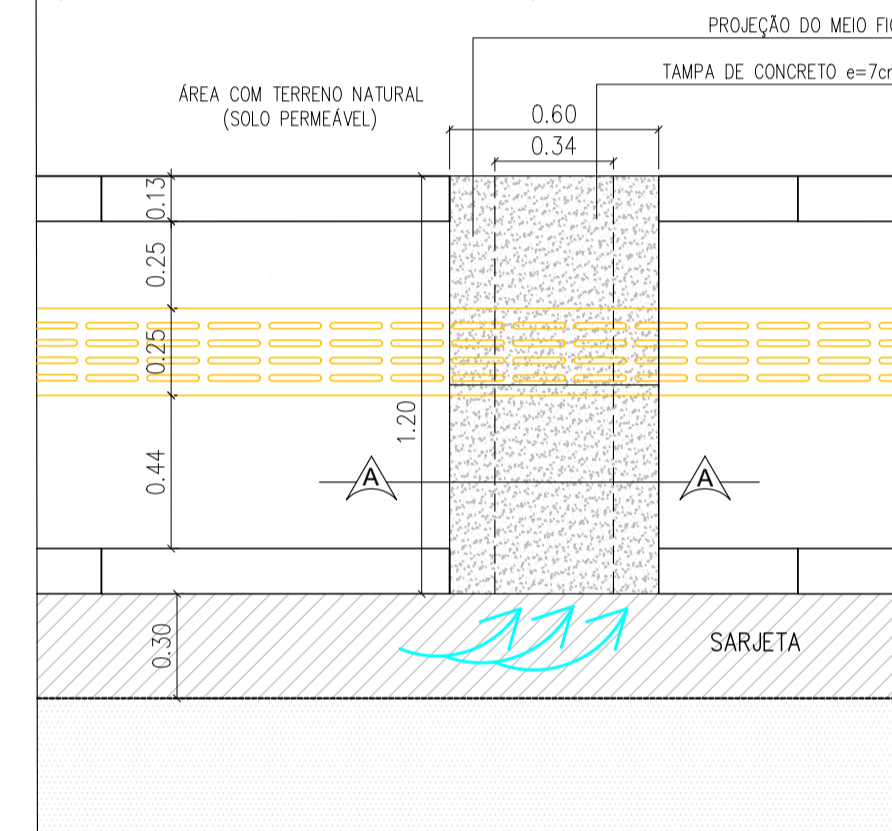


DETALHE - CALÇADA PEDESTRES
(SEÇÃO TRANSVERSAL)

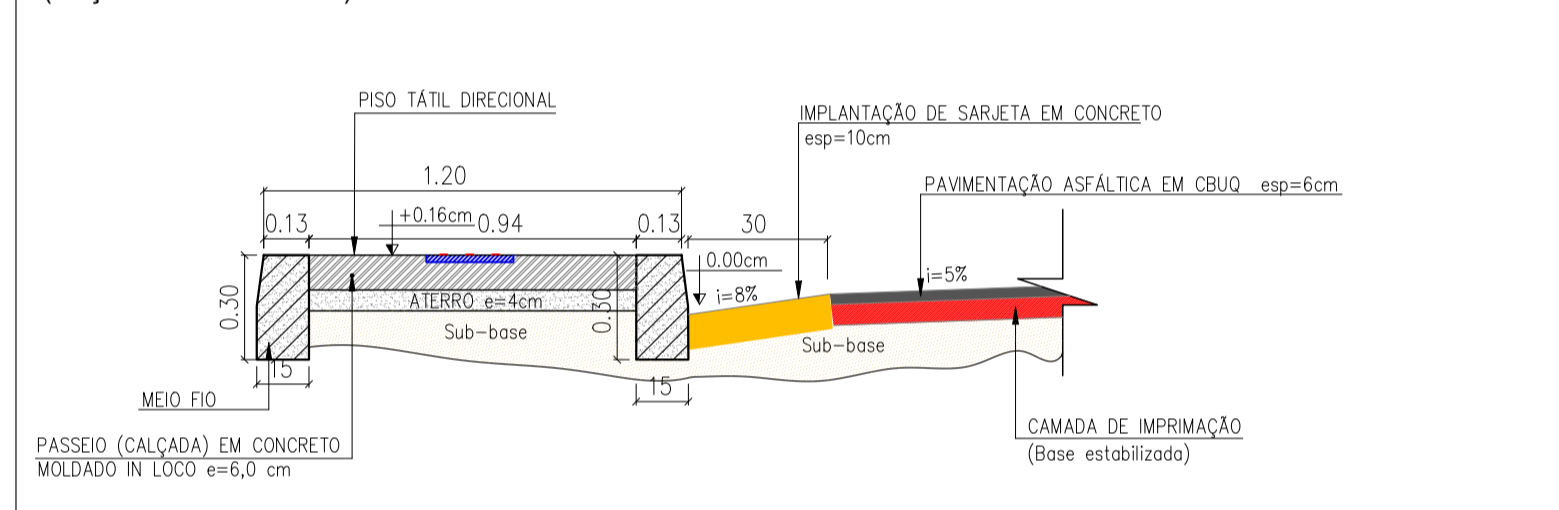


DETALHE - CORTE AA
(CANALETA PARA DRENAGEM DA VIA)

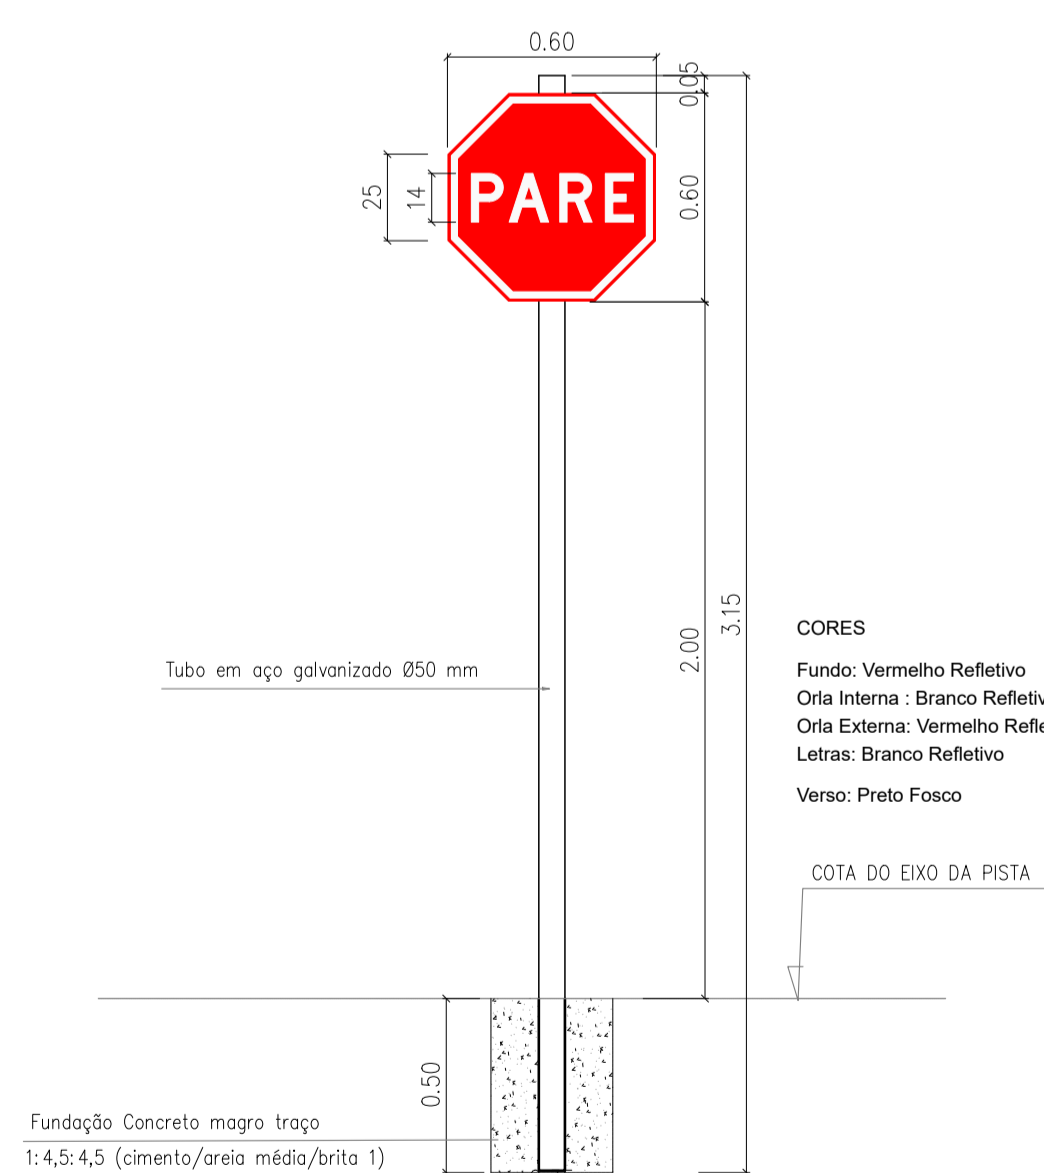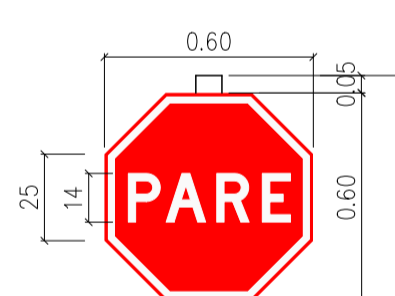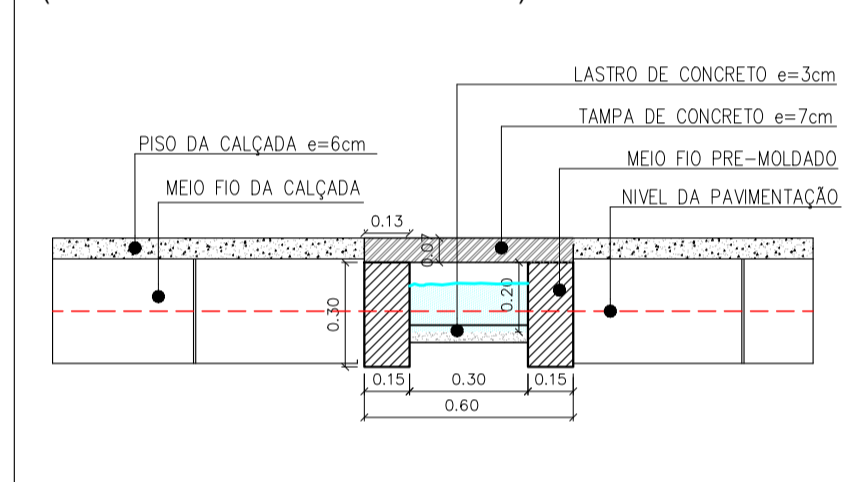


PLACA DE REGULAMENTAÇÃO - L=60cm
PARADA OBRIGATORIA - R1
MEDIDAS EM cm

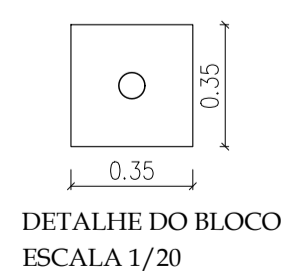



DETALHE DO BLOCO
ESCALA 1/20

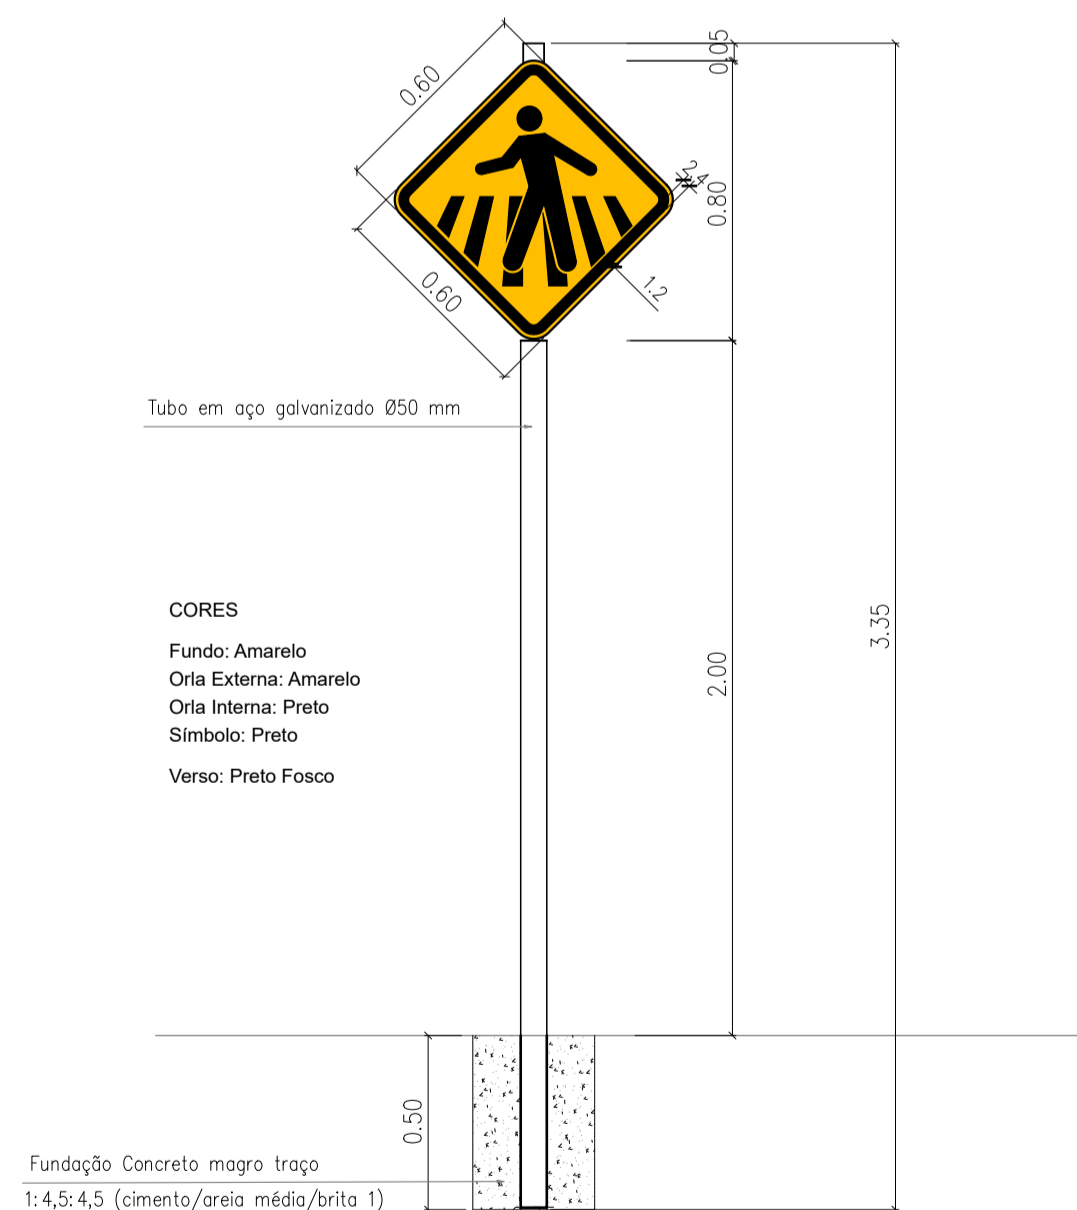


PLACA DE ADVERTÊNCIA - 60x60cm
PASSAGEM SINHALIZADA DE PEDESTRES - A32-b
MEDIDAS EM cm
ESCALA 1/20

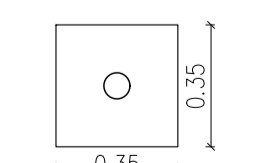


DETALHE DO BLOCO
ESCALA 1/20

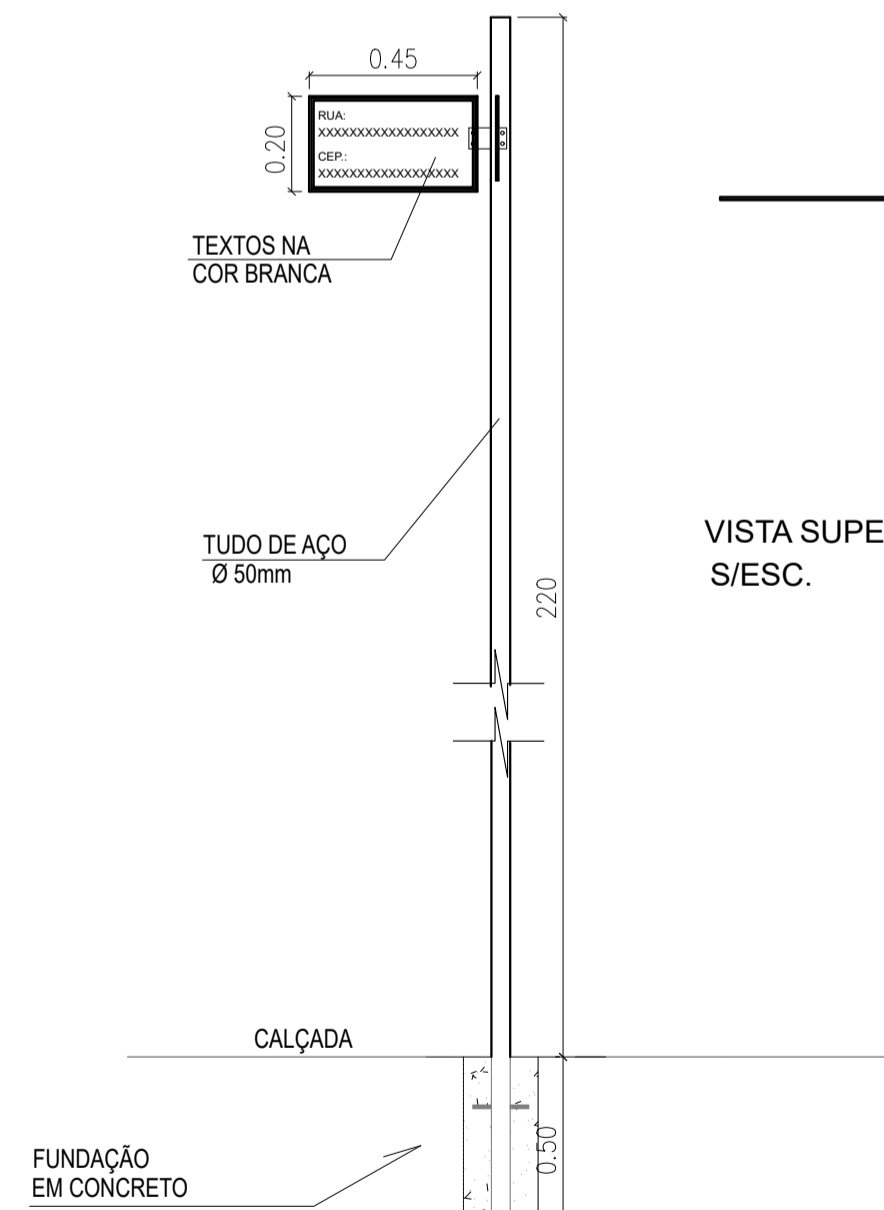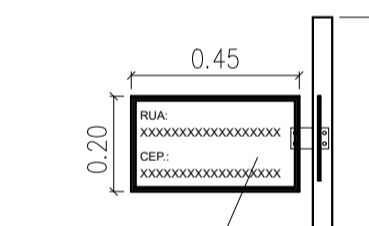

DETALHAMENTO DA PLACA PARA CRUZAMENTOS DE RUA
VISTA FRONTAL DA PLACA
ESCALA 1/20

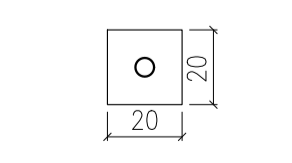


DETALHE DO BLOCO
ESCALA 1/20

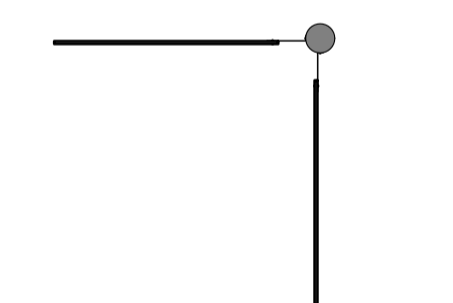


VISTA SUPERIOR DA PLACA S/ESC.


TAMPA DE CONCRETO DA CANALETA

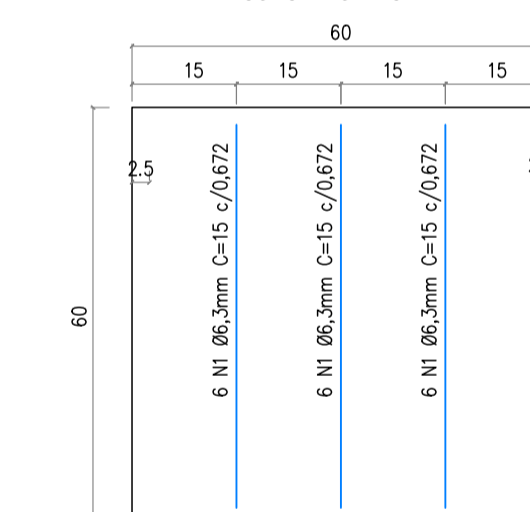


PLANTA BAIXA
ESCALA: 1/10

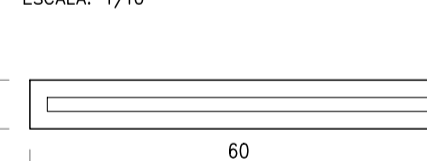

VISTA LATERAL
ESCALA: 1/10

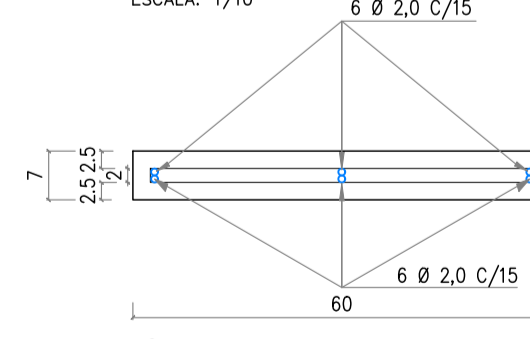


VISTA LATERAL
ESCALA: 1/10

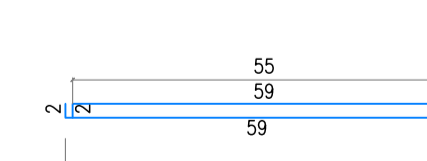

DETALHE TRANSVERSAL DA ARMAÇÃO DA TAMPA DE CONCRETO DA CANALETA
ESCALA: 1/10






Planacon PLANEJAMENTO E ACESSORIA DE
PROJETOS TÉCNICOS LTDA.

CLIENTE:	PREFEITURA MUNICIPAL DE P. M. DE OERIAS - PI		
PROJETO:	PAVIMENTAÇÃO ASFÁLTICA	LOCALIDADE:	ZONA URBANA
CONVÊNIO SCD/ Nº:	066935/2020 - DESENVOLVIMENTO REGINAL TERRITORIAL E URBANO	ART:	
DESENHO:	CAIXA/P. M. DE OERIAS - PI	ESCALA:	S/ESCALA
PROJETISTA:	Estéfane Oliveira Nunes Engenheiro Civil CREA Nº 11756 RN 1916831346	DADOS DE CAMPO:	Francisco
		DATA:	2021
		REV:	00
		FORMATO:	A2
		PRANCHAS Nº:	01/01

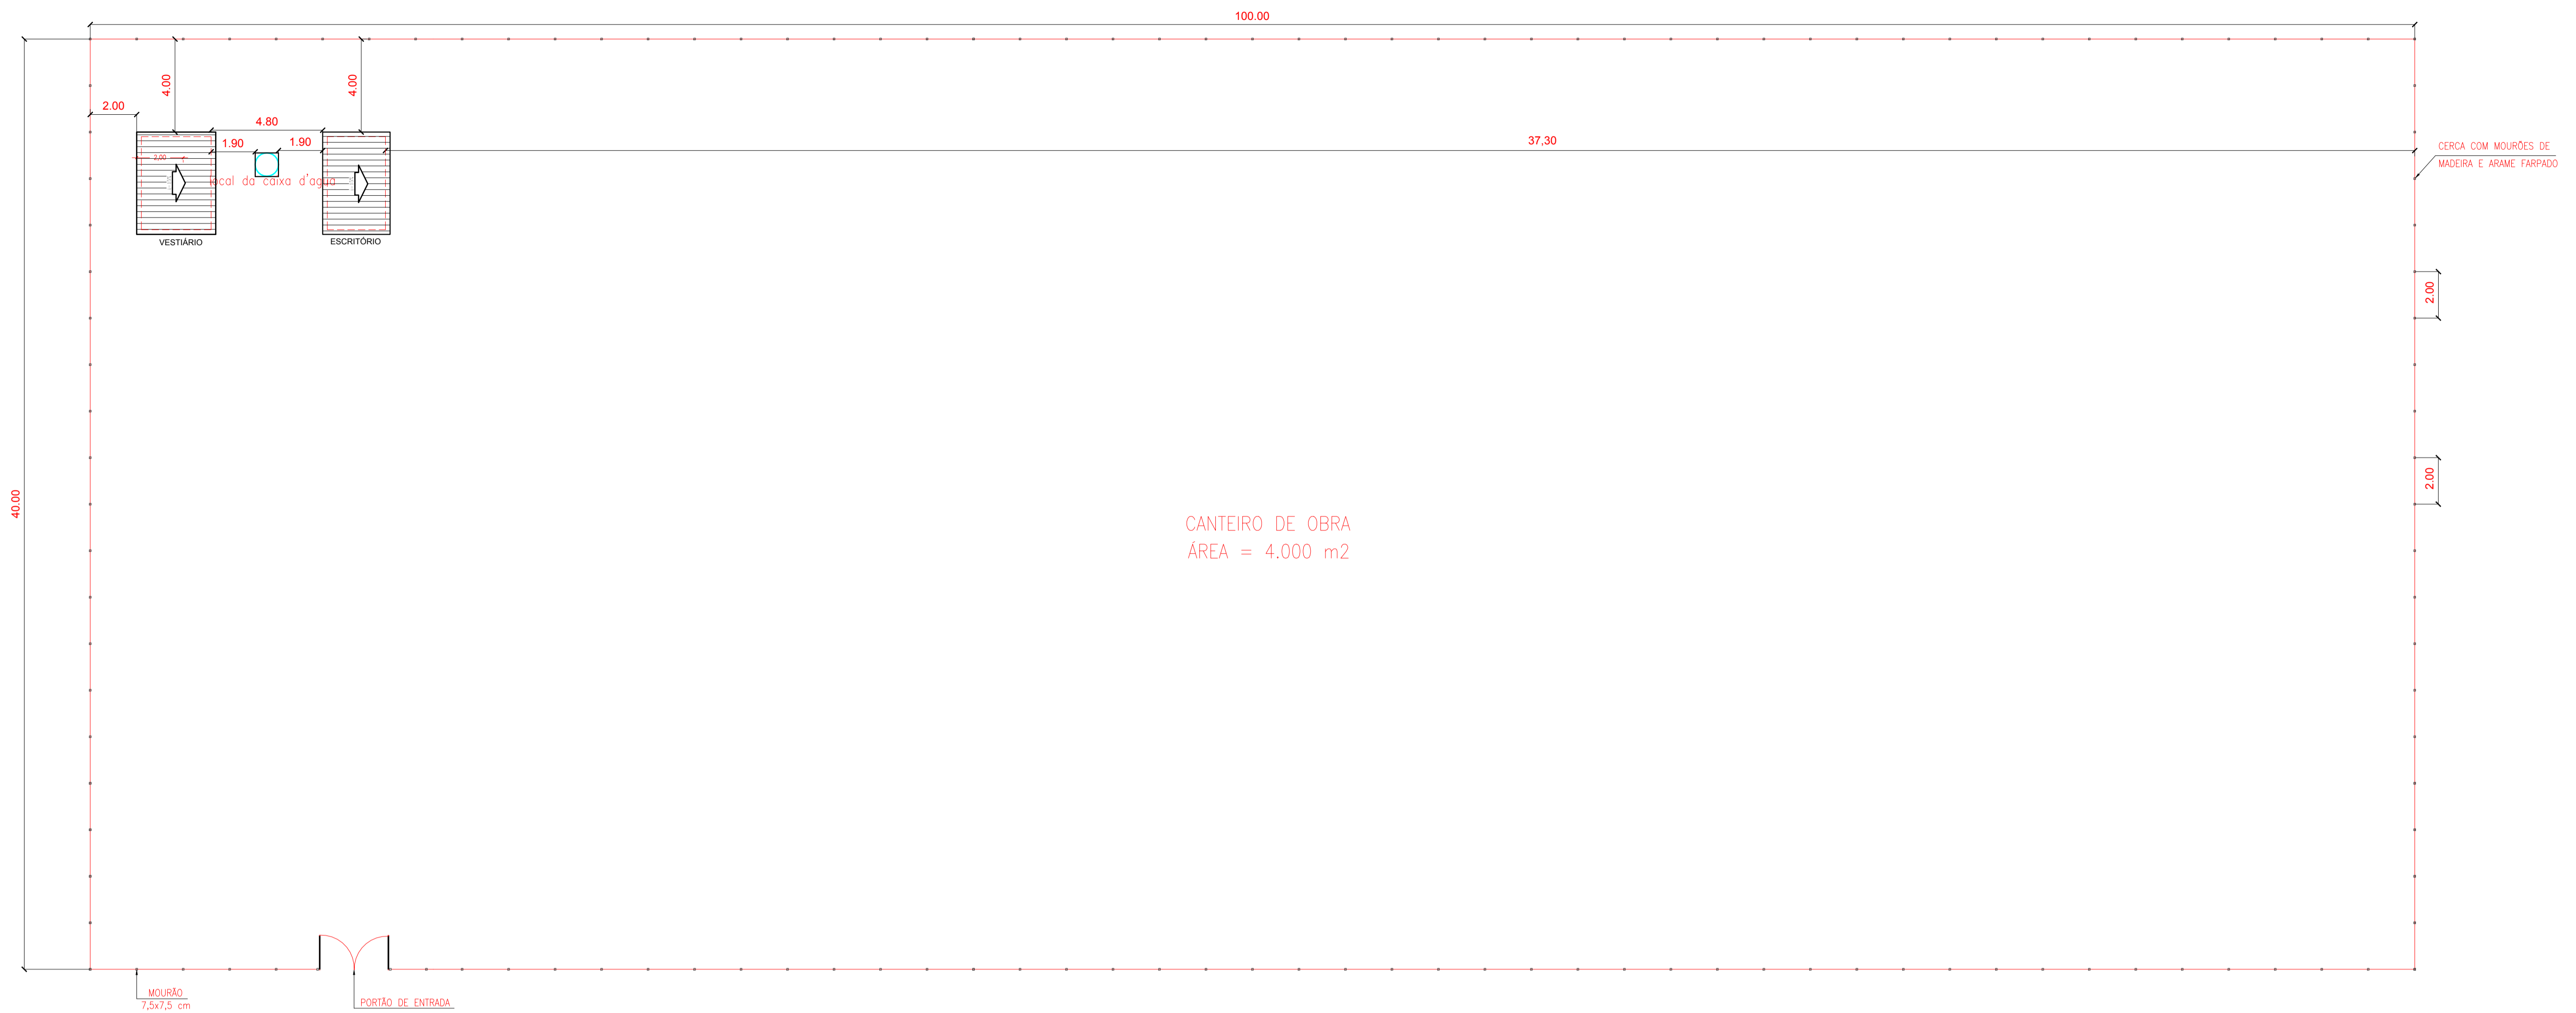




CANTEIRO DE OBRA
ÁREA = 4.000 m²

PLANTA BAIXA – CANTEIRO DE OBRAS (BARRACÃO E CERCA DE PROTEÇÃO)
ESCALA 1/150

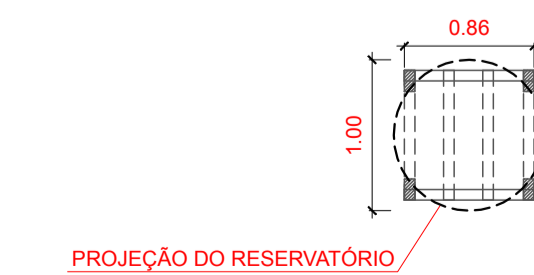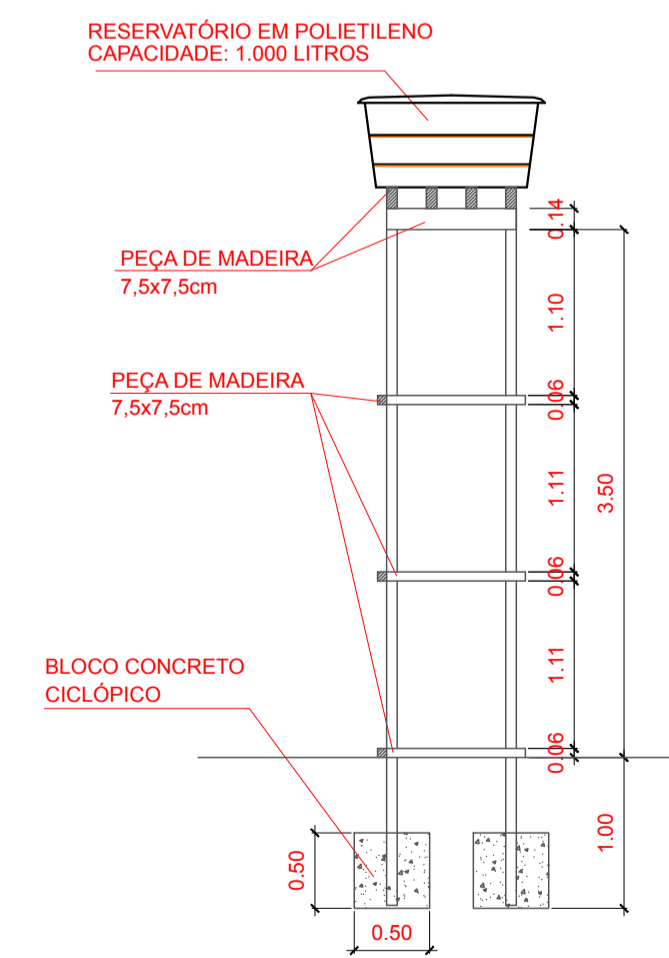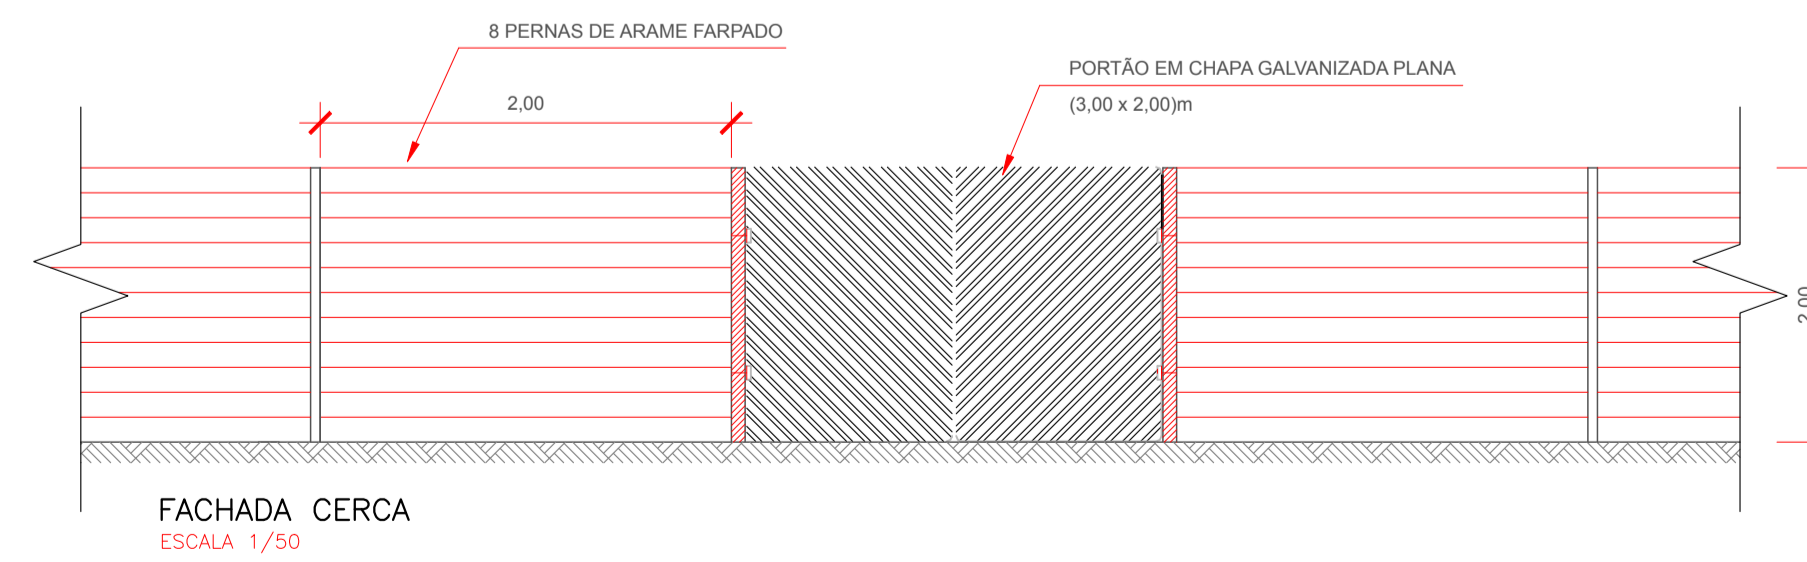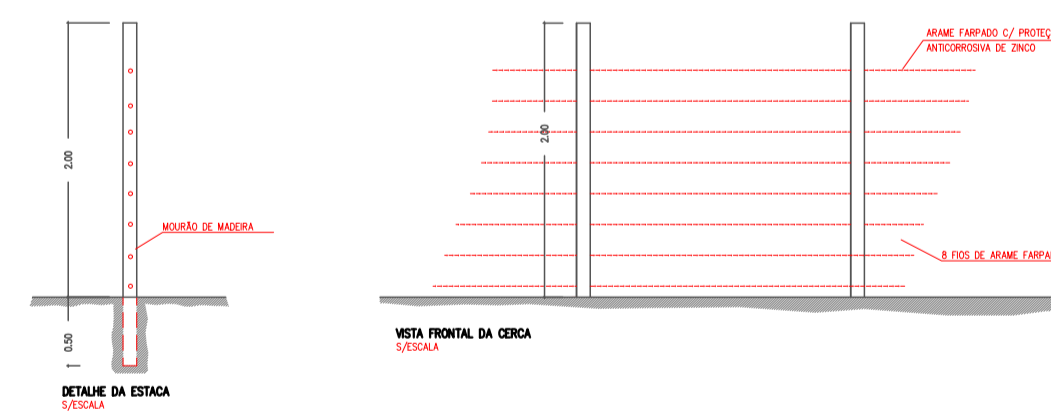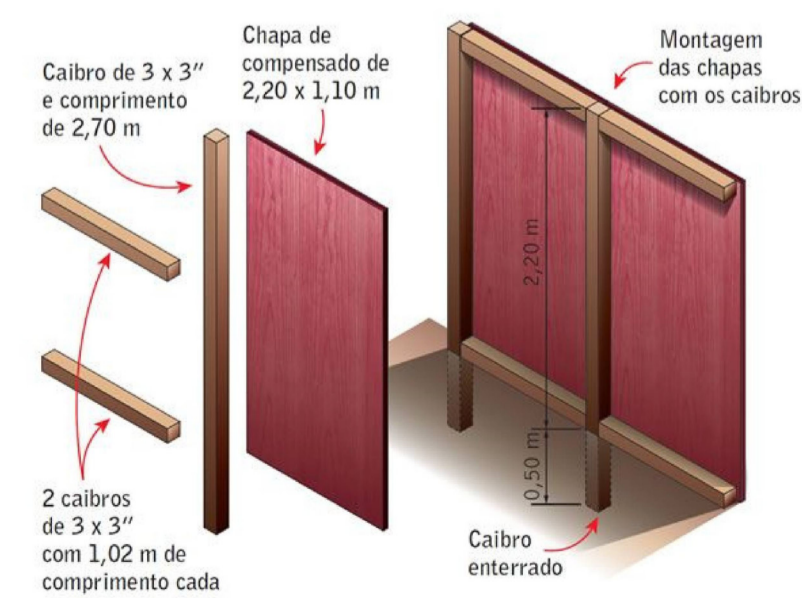

RESERVATÓRIO - VISTA LATERAL
ESC.: 1/50


Planacon Planejamento e Consultoria		PLANEJAMENTO E ACESSORIA DE PROJETOS TÉCNICOS LTDA.	
PROJETO: PAVIMENTAÇÃO ASFÁLTICA		LOCAL: ZONA URBANA	
CONVÊNIO Nº: 906935/2020 - DESENVOLVIMENTO REGIONAL, TERRITORIAL E URBANO		ESCALA: INDICADA	
CAIXA/P. M. DE OEIRAS - PI			
DESENHO: CANTEIRO DE OBRAS - PROJETO ARQUITETÔNICO			
LOCAÇÃO E DETALHES DA CERCA DO CANTEIRO DE OBRA			
PROJETISTA: Estéfane Oliveira Nunes Engenheiro Civil CREA Nº 11756 RN 1916831346	DADOS DE CAMPO: Francisco	DESENHOCAD: Elenir	
DATA: 2021	REV: 00	FORMATO: A1	FRANÇAN: 01/03

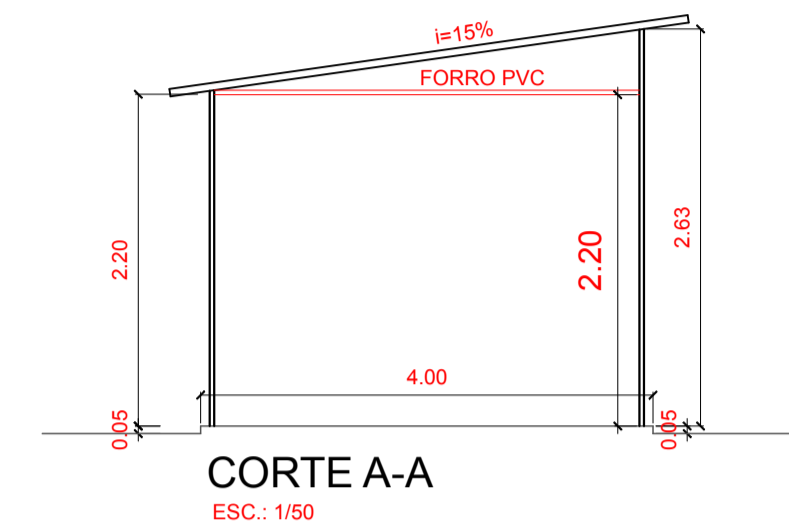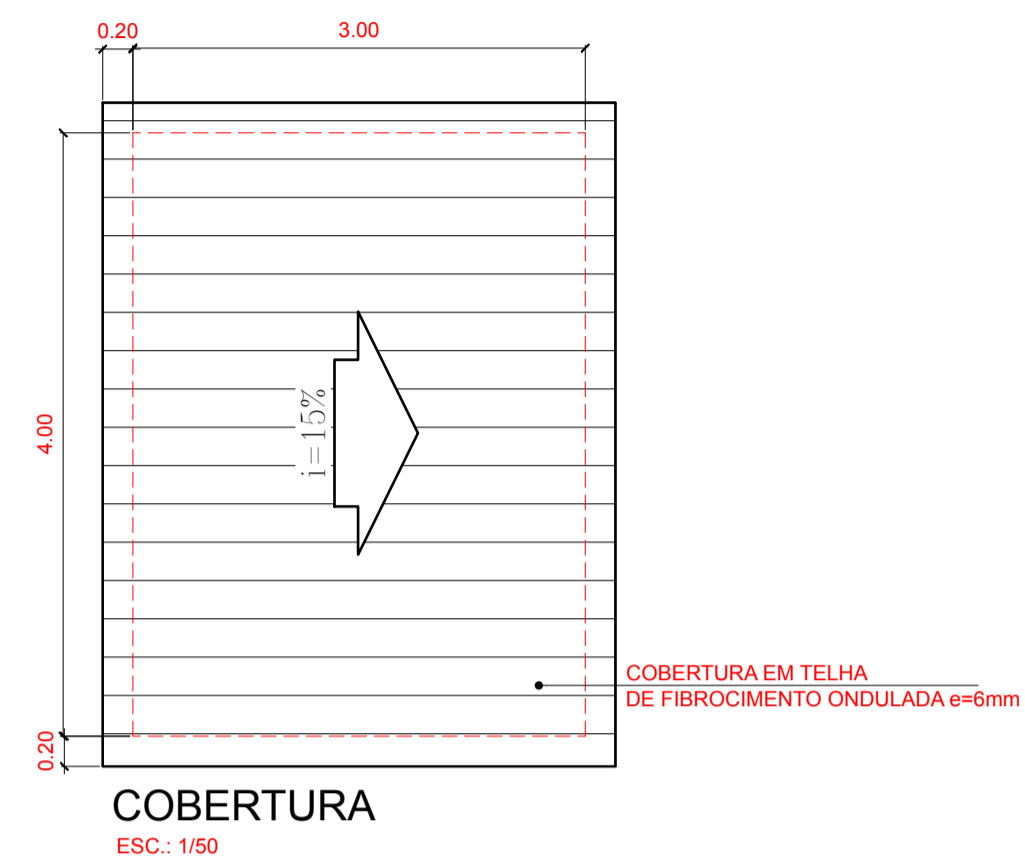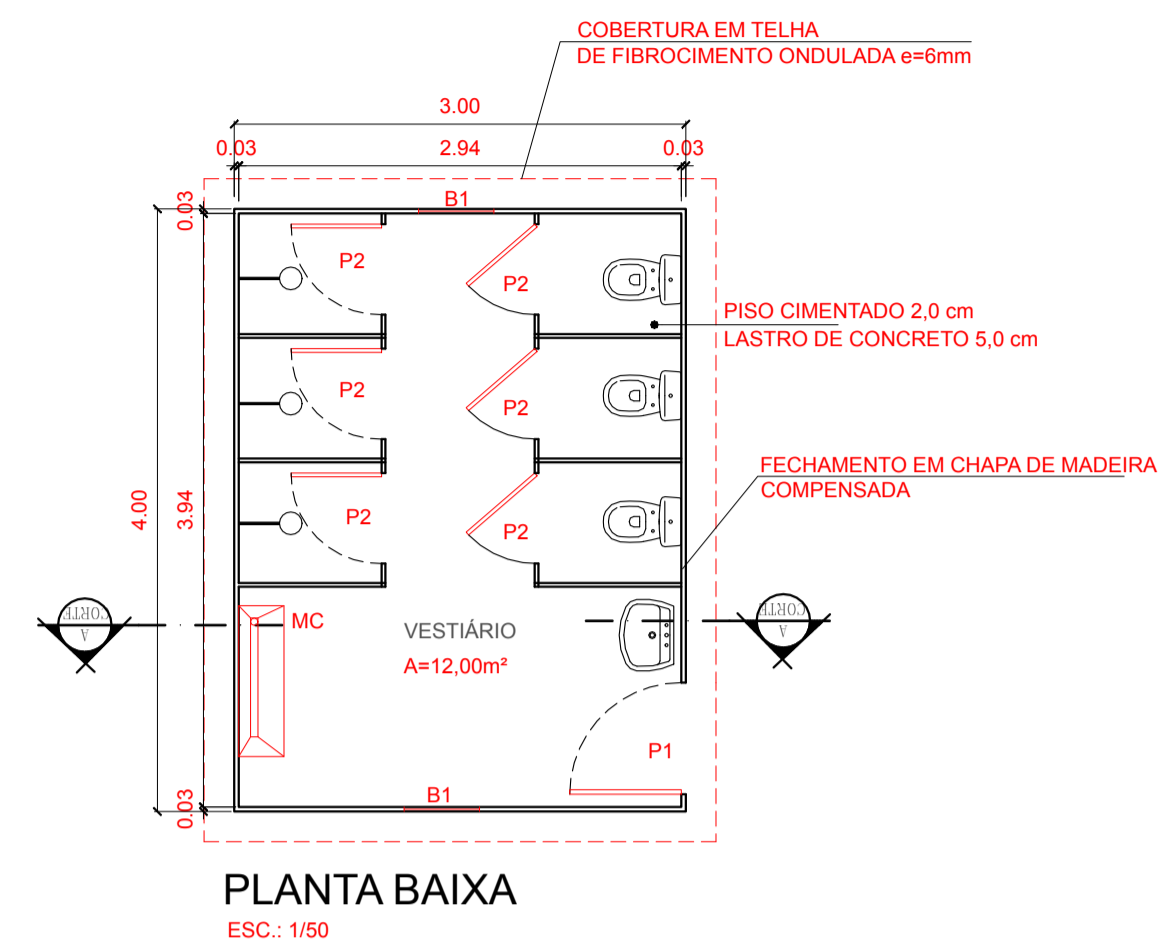

LEGENDA


PORTAS DE CHAPA DE MADEIRA:
P1=0.80x2.10m
P2=0.60x2.10m

BASCULANTE DE CHAPA METÁLICA:
J1=0.50x0.60m

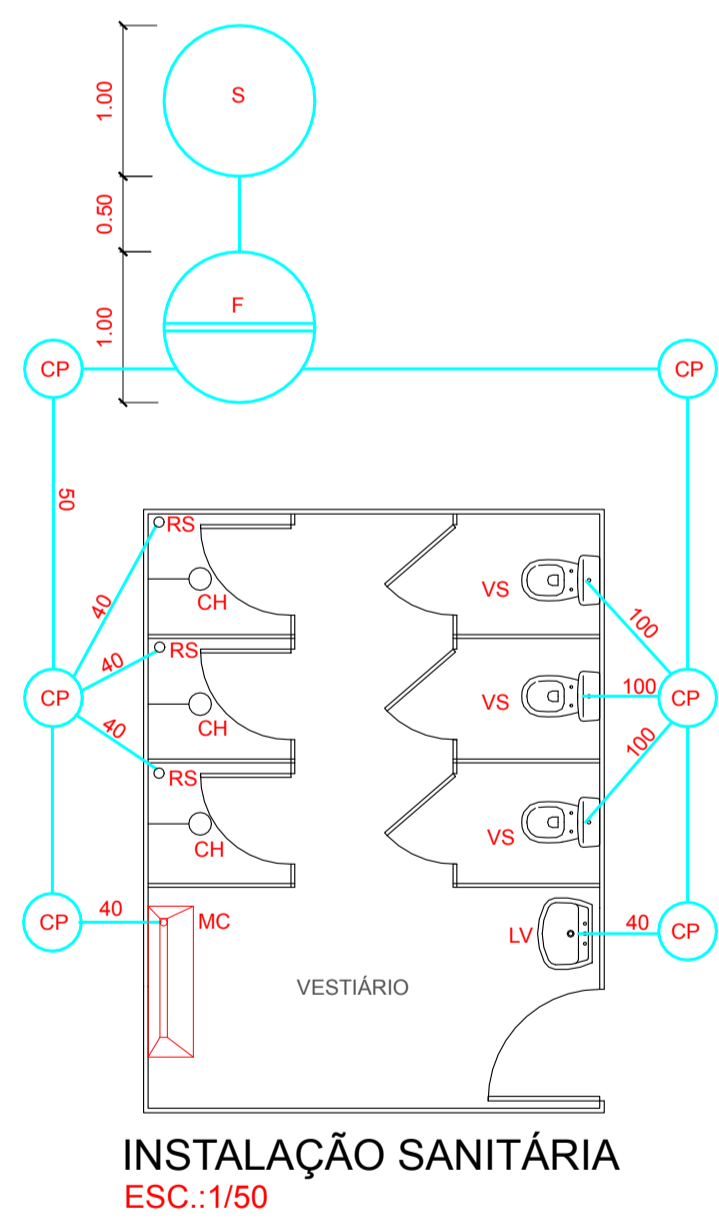

LEGENDA


CH=CHUVEIRO
VS=VASO SANITÁRIO
LV=LAVATÓRIO
RS=RALO SIFONADO
CV=COLUNA DE VENTILAÇÃO
F=FOSSA
S=SUMIDOURO
CP=CAIXA DE PASSAGEM

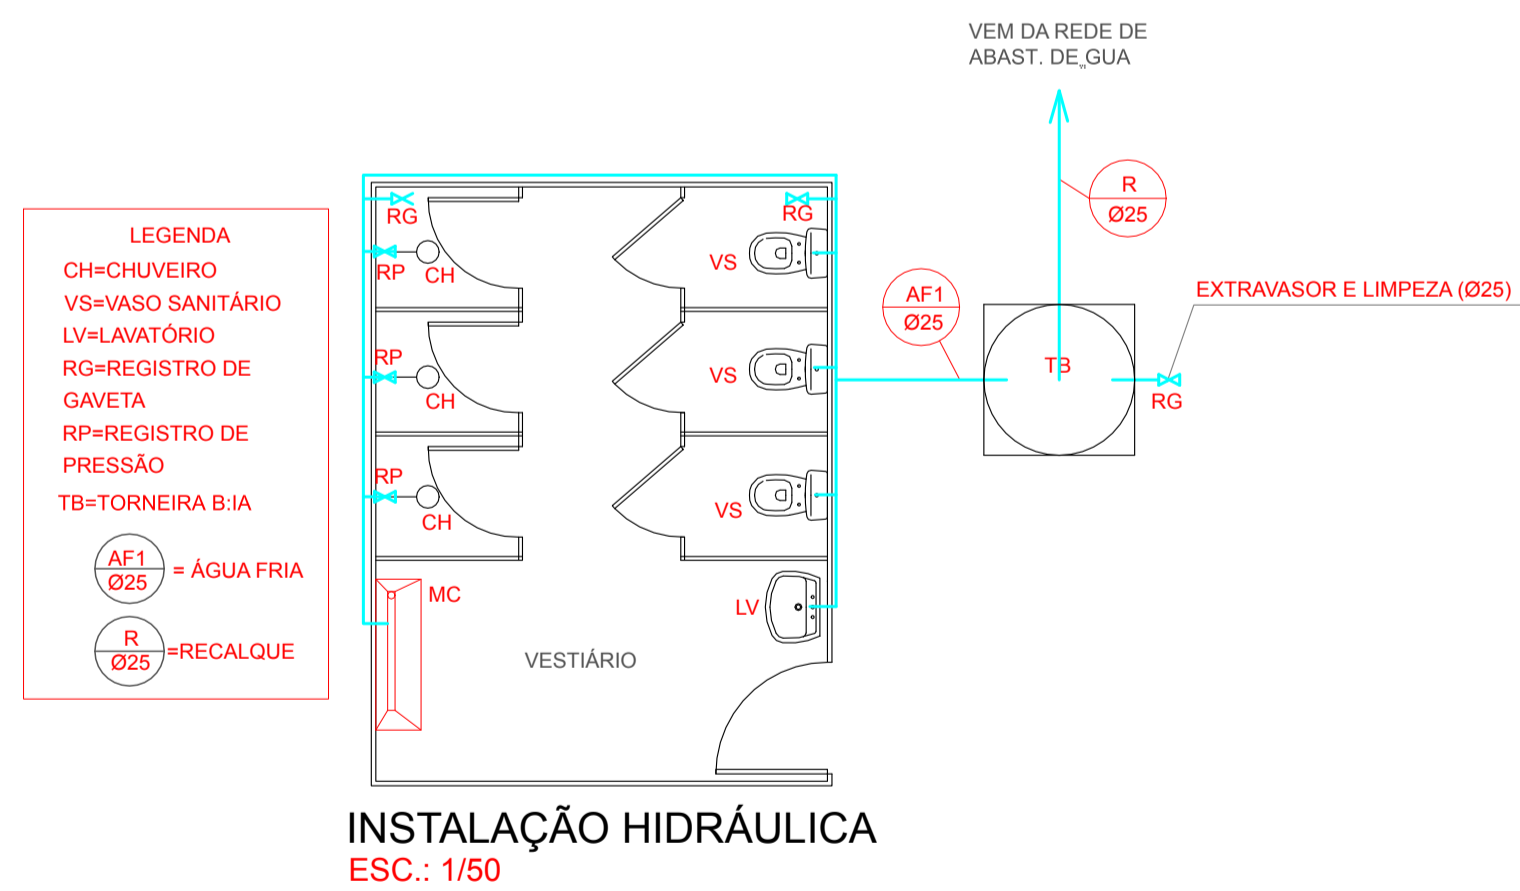

LEGENDA

CH=CHUVEIRO
VS=VASO SANITÁRIO
LV=LAVATÓRIO
RG=REGISTRO DE GAVETA
RP=REGISTRO DE PRESSÃO
TB=TORNEIRA BIA

AF1 Ø25 = ÁGUA FRIA
R Ø25 = RECALQUE

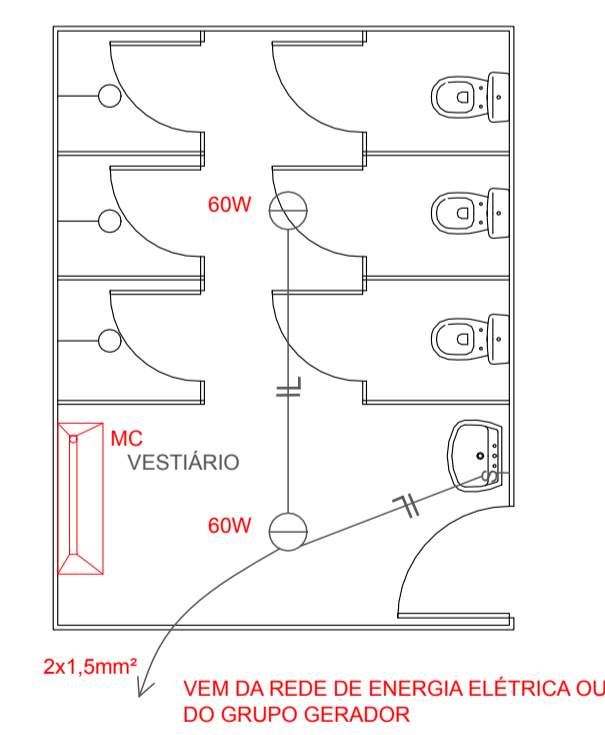

LEGENDA ELÉTRICA

○ ponto de luz no teto
○ ponto de luz no piso
○ ponto de luz na parede
▭ quadro geral de medição
▭ quadro de distribuição

— fio neutro
— fio retorno
— fio fase
⏏ tomada
S interruptor simples

Planacon PLANEJAMENTO E APOIO TÉCNICO E CONSULTORIA




PREFEITURA MUNICIPAL DE OERAS - PI

PROJETO: PAVIMENTAÇÃO ASFÁLTICA LOCAL: ZONA URBANA

CONVÊNIO Nº: 906935/2020 - DESENVOLVIMENTO REGIONAL, TERRITORIAL E URBANO CAIXA/P. M. DE OERAS - PI ESCALA: INDICADA

DESENHO: BARRAÇÃO DA OBRA - PROJETO ARQUITETÔNICO VESTIÁRIO: PLANTA BAIXA, CORTE, COBERTURA E INSTALAÇÕES

PROJETISTA: Estéfane Oliveira Nunes Engenheiro Civil CREA Nº 11756 RN 1916831346 DADOS DE CAMPO: Francisco DATA: 2021 REV.: 00 DESENHOCAD: Elenir FORMATO: A1 PRANCHAS: 02/03

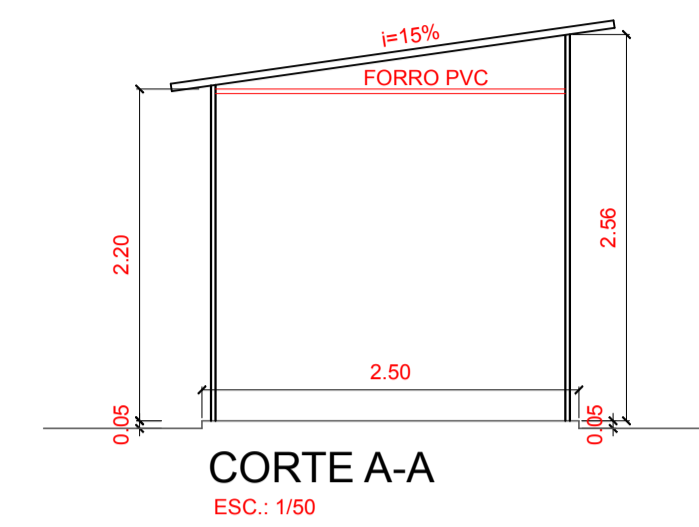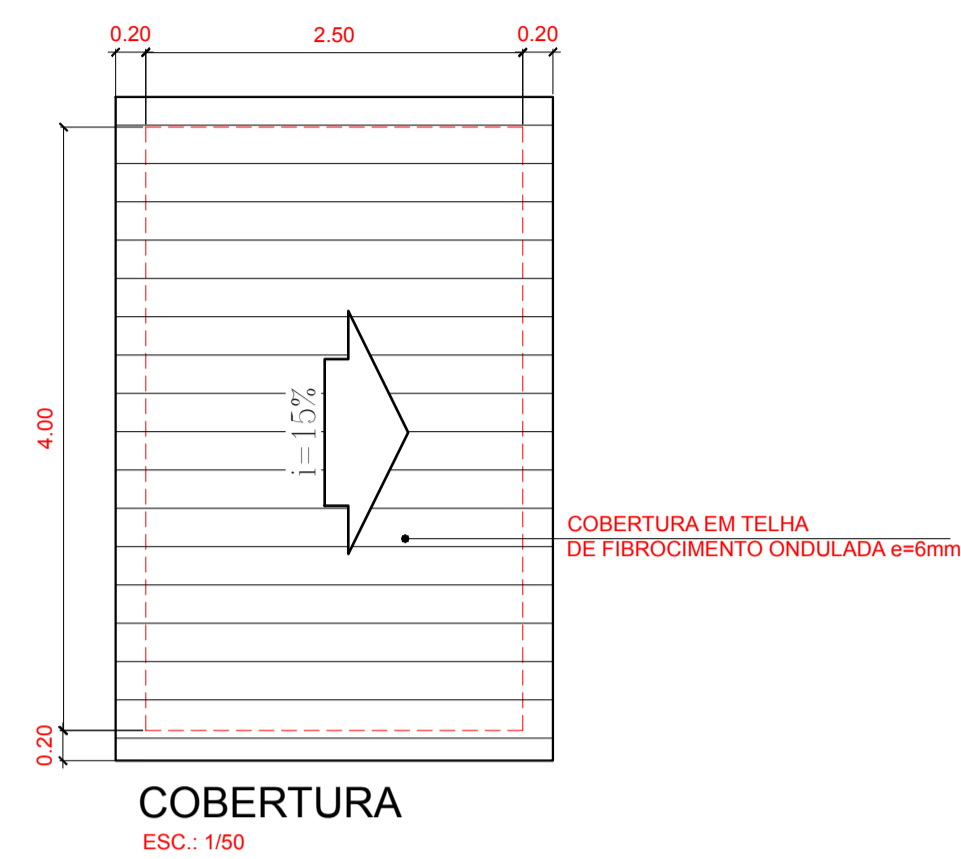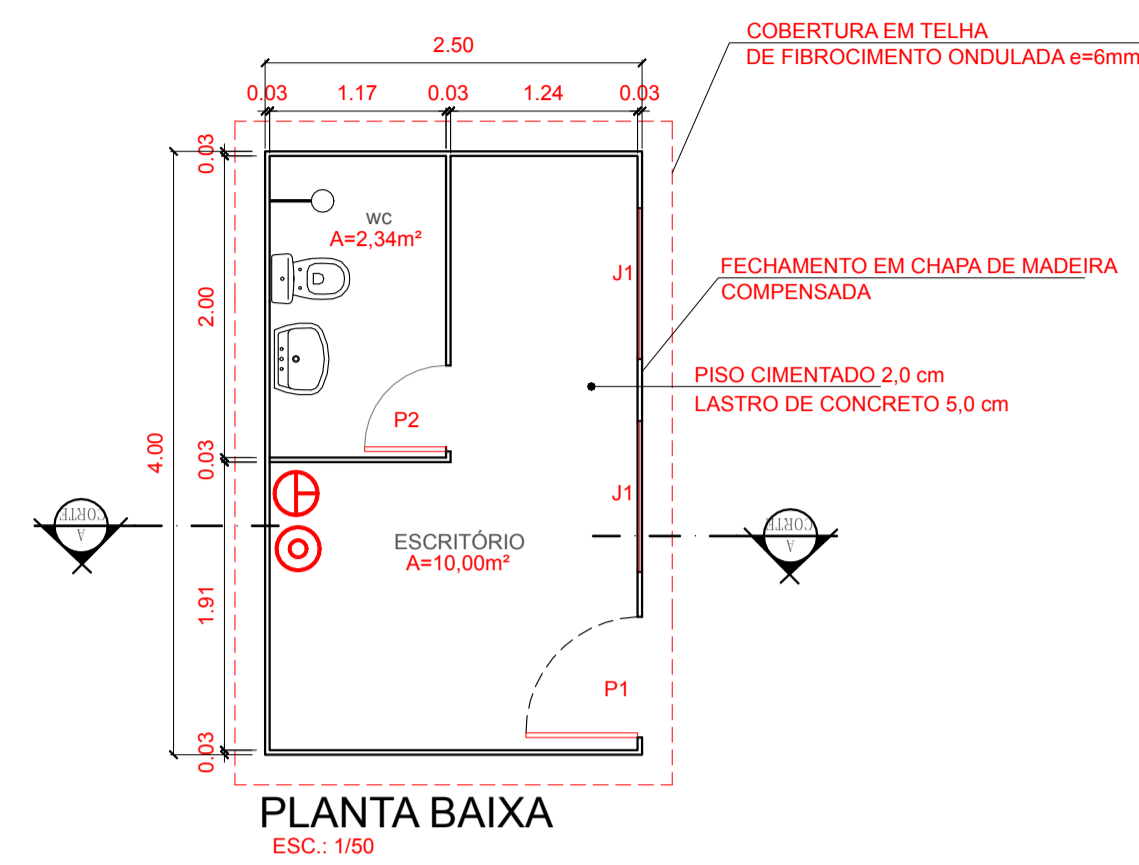

LEGENDA

PORTAS DE CHAPA DE MADEIRA:
P1=0.80x2.10m
P2=0.60x2.10m

JANELAS DE CHAPA DE MADEIRA:
J1=1.00x1.10m

- PQS ⊕ - EXTINTOR DE PÓ QUÍMICO SECO - 04 kg
AG 10L ⊙ - EXTINTOR DE ÁGUA PRESSURIZADA 10 Litros




LEGENDA ELÉTRICA

⊕	ponto de luz no teto	— —	fio neutro
⊙	ponto de luz no piso	— —	fio retorno
⊕	ponto de luz na parede	— —	fio fase
⊕	quadro geral de medição	⊕	tomada
⊕	quadro de distribuição	S	interruptor simples

LEGENDA

CH=CHUVEIRO
VS=VASO SANITÁRIO
LV=LAVATÓRIO
RG=REGISTRO DE GAVETA
RP=REGISTRO DE PRESSÃO
TB=TORNEIRA B/IA

AF1 Ø25 = ÁGUA FRIA
R Ø25 = RECALQUE

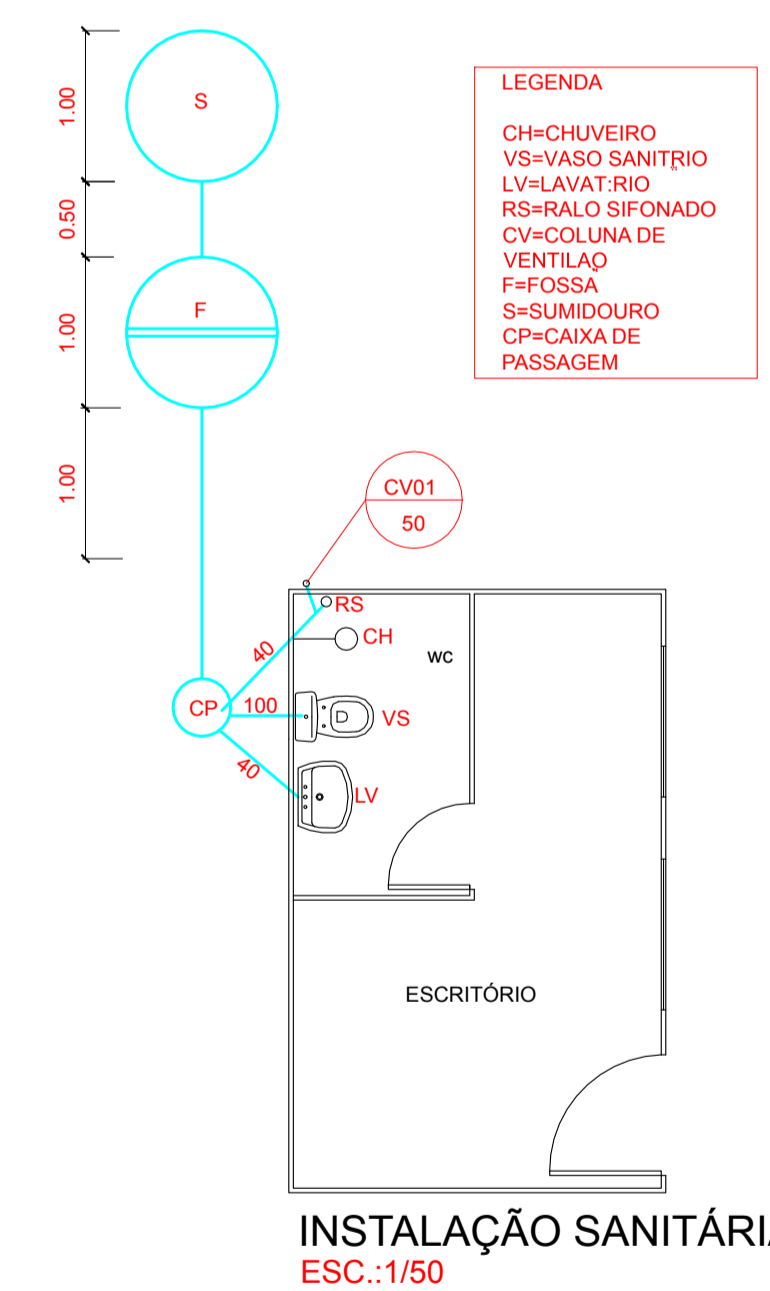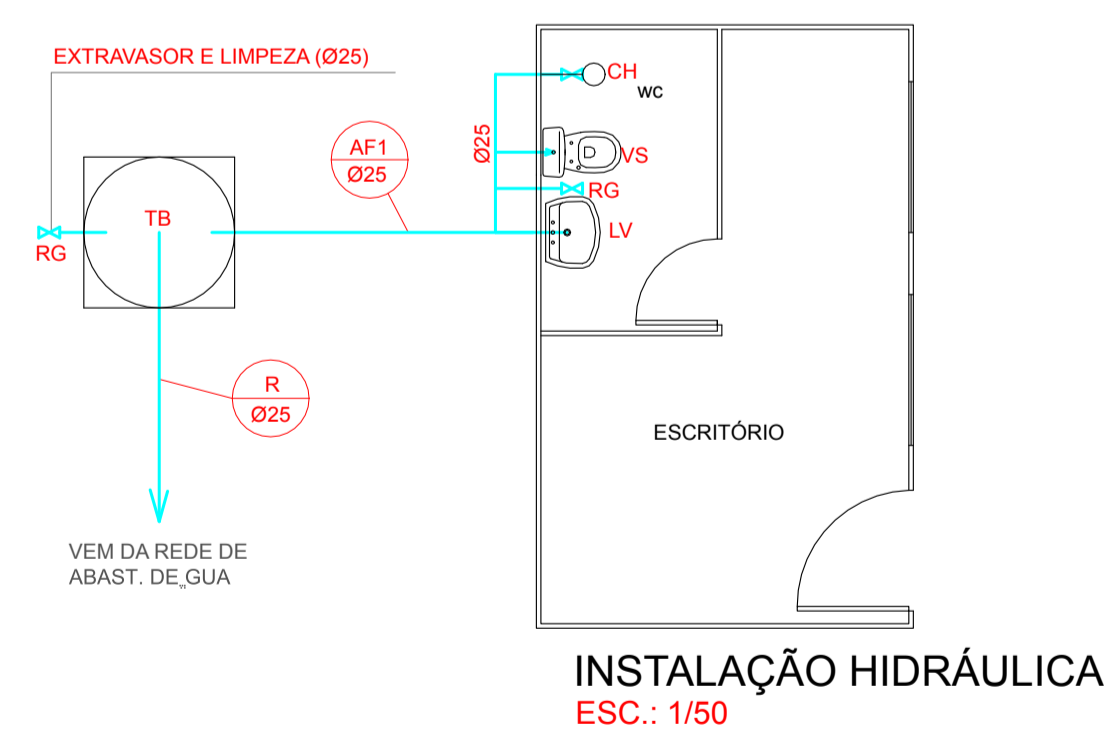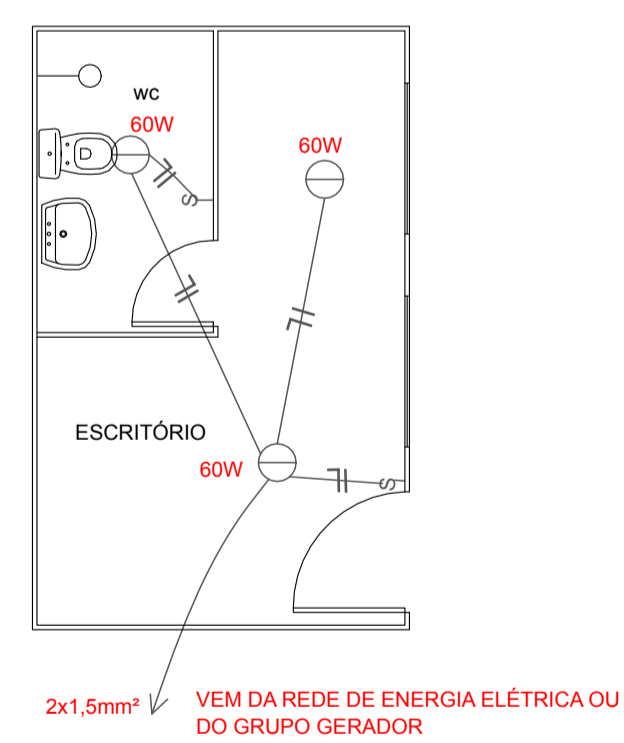

Planacon PLANEJAMENTO E ACESSORIA DE PROJETOS TÉCNICOS LTDA.
Planejamento e Consultoria

PREFEITURA MUNICIPAL DE OEIRAS - PI

PROJETO: PAVIMENTAÇÃO ASFÁLTICA	LOCAL: ZONA URBANA
CONVÊNIO Nº: 906935/2020 - DESENVOLVIMENTO REGIONAL, TERRITORIAL E URBANO CAIXA/P. M. DE OEIRAS - PI	ESCALA: INDICADA
DESENHO: BARRAÇÃO DA OBRA - PROJETO ARQUITETÔNICO ESCRITÓRIO: PLANTA BAIXA, CORTE, COBERTURA E INSTALAÇÕES	
PROJETISTA: Estéfane Oliveira Nunes Engenheiro Civil CREA Nº 51756 RN 1910831346	DADOS DE CAMPO: Francisco DATA: 2021 REV.: 00
DESENHOCAD: Elenir	FRANCHANº: 03/03